


全体平面図 S=1/1500

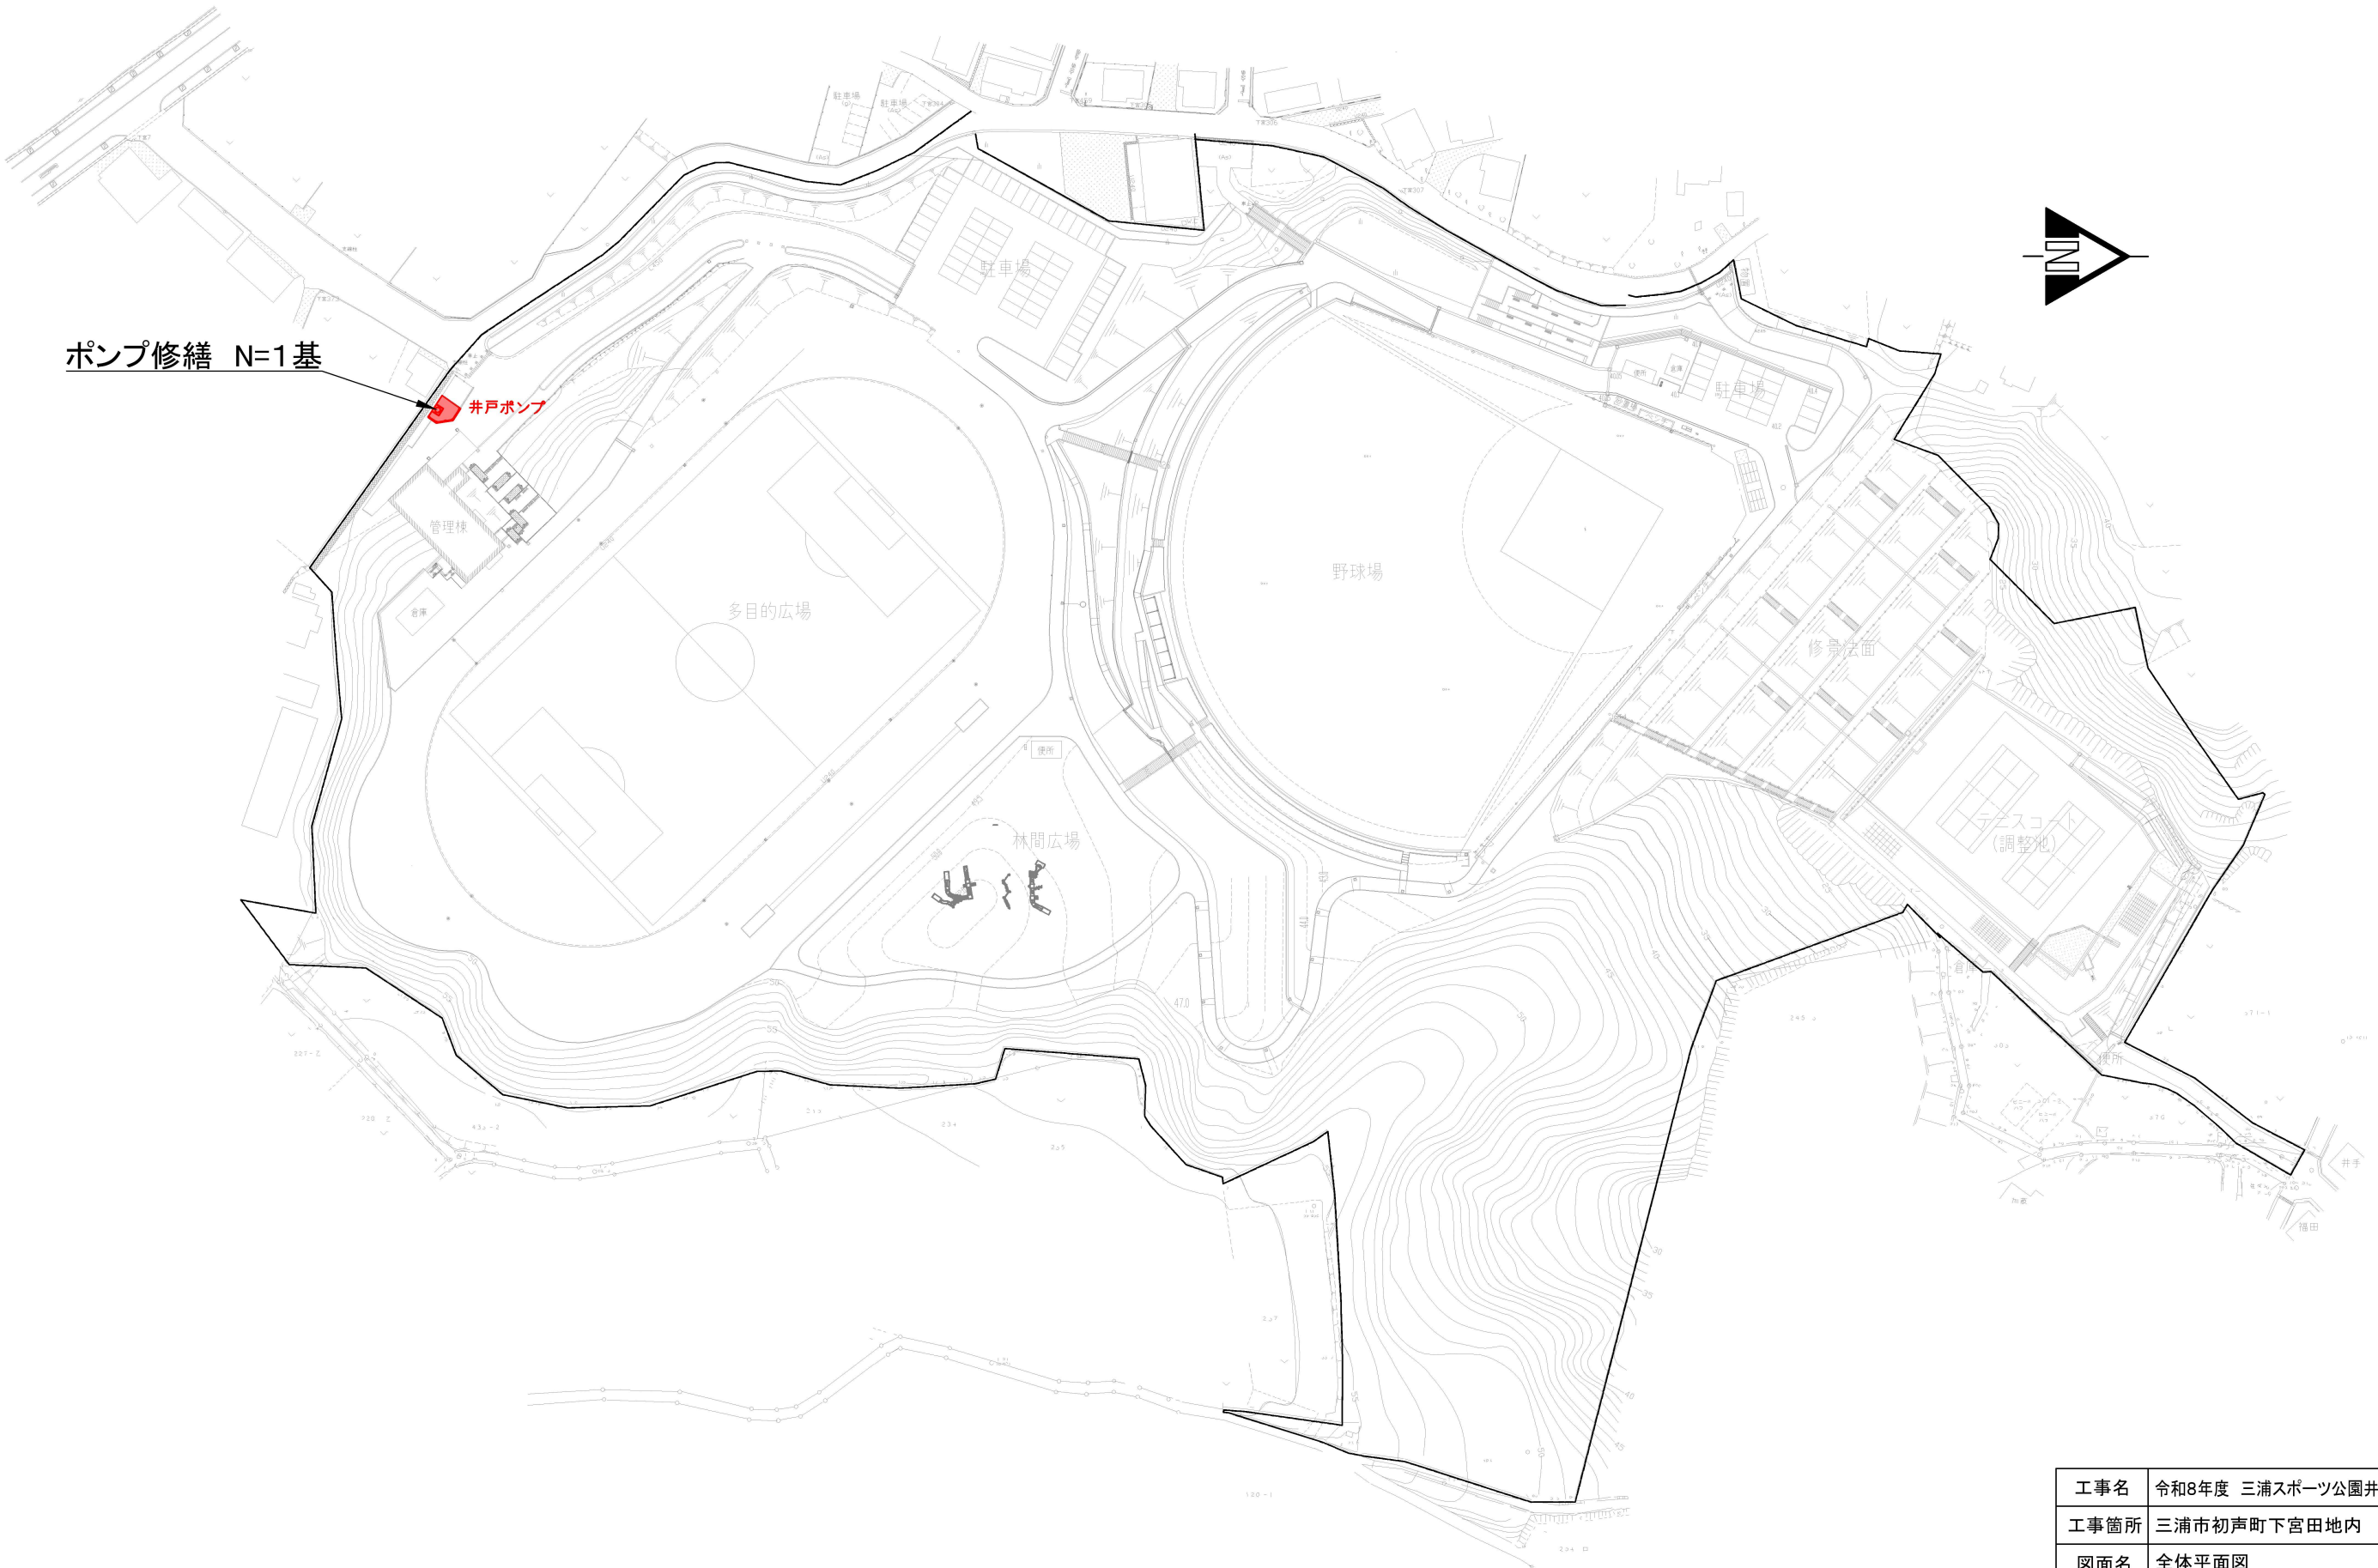

工事名	令和8年度 三浦スポーツ公園井戸ポンプ修繕工事		
工事箇所	三浦市初声町下宮田地内		
図面名	全体平面図		
縮尺	図示	図面番号	1 / 2
三浦市都市環境部土木課			

$$S=1/20$$


※井戸ポンプ更新材料は、既存施設の同等品以上とすること。

工事名	令和8年度 三浦スポーツ公園井戸ポンプ修繕工事		
工事箇所	三浦市初声町下宮地内		
図面名	構造図		
縮尺	図示	図面番号	2 / 2
三 浦 市 都 市 環 境 部 土 木 課			